



2階平面図 1:200

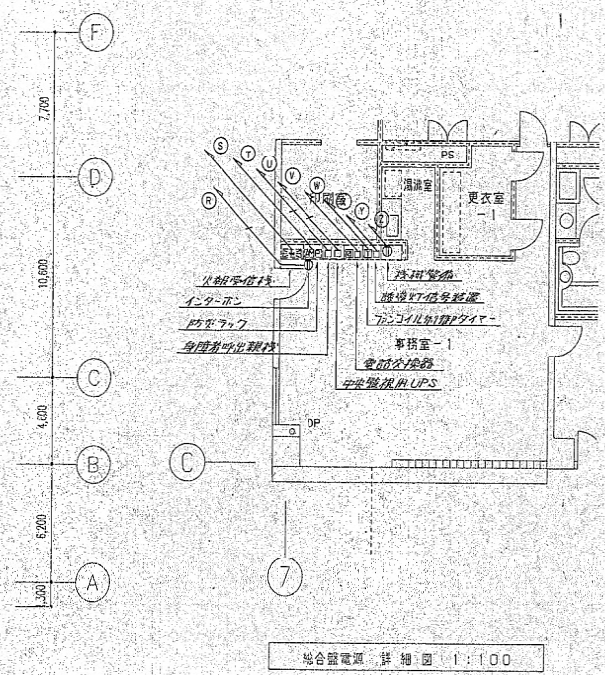

場合盤電線 詳細図 1:100

- 注記
1. 特記なき配管配線は下記の通りとする
    - 2.0x2 (PF16)
    - 2.0x2 E2.0 (PF16)
    - 2.0x2 (PF16)
    - 2.0x2 CC.0 (PF16)
    - VVF2.0-3C (1本7-ス) (ヘルダクト内)
    - VVF2.0-3C (1本7-ス) (ヘッダクト内) (200x40)
  2. 置換部品及び壁上げ、立下げ部は電線管にて保護する事
  3. 防火区画貫通部は金庫管を使用する事
  4. □: ファンコイル用SW
  5. ⊠はファンコイル用制御タイマーを示す (配管配線は系統図参照の事)
  6. ⊞はファンコイル用SW x 6 (配管配線は系統図参照の事)
  7. ⊙は全て2P15A x 2接地極付とする

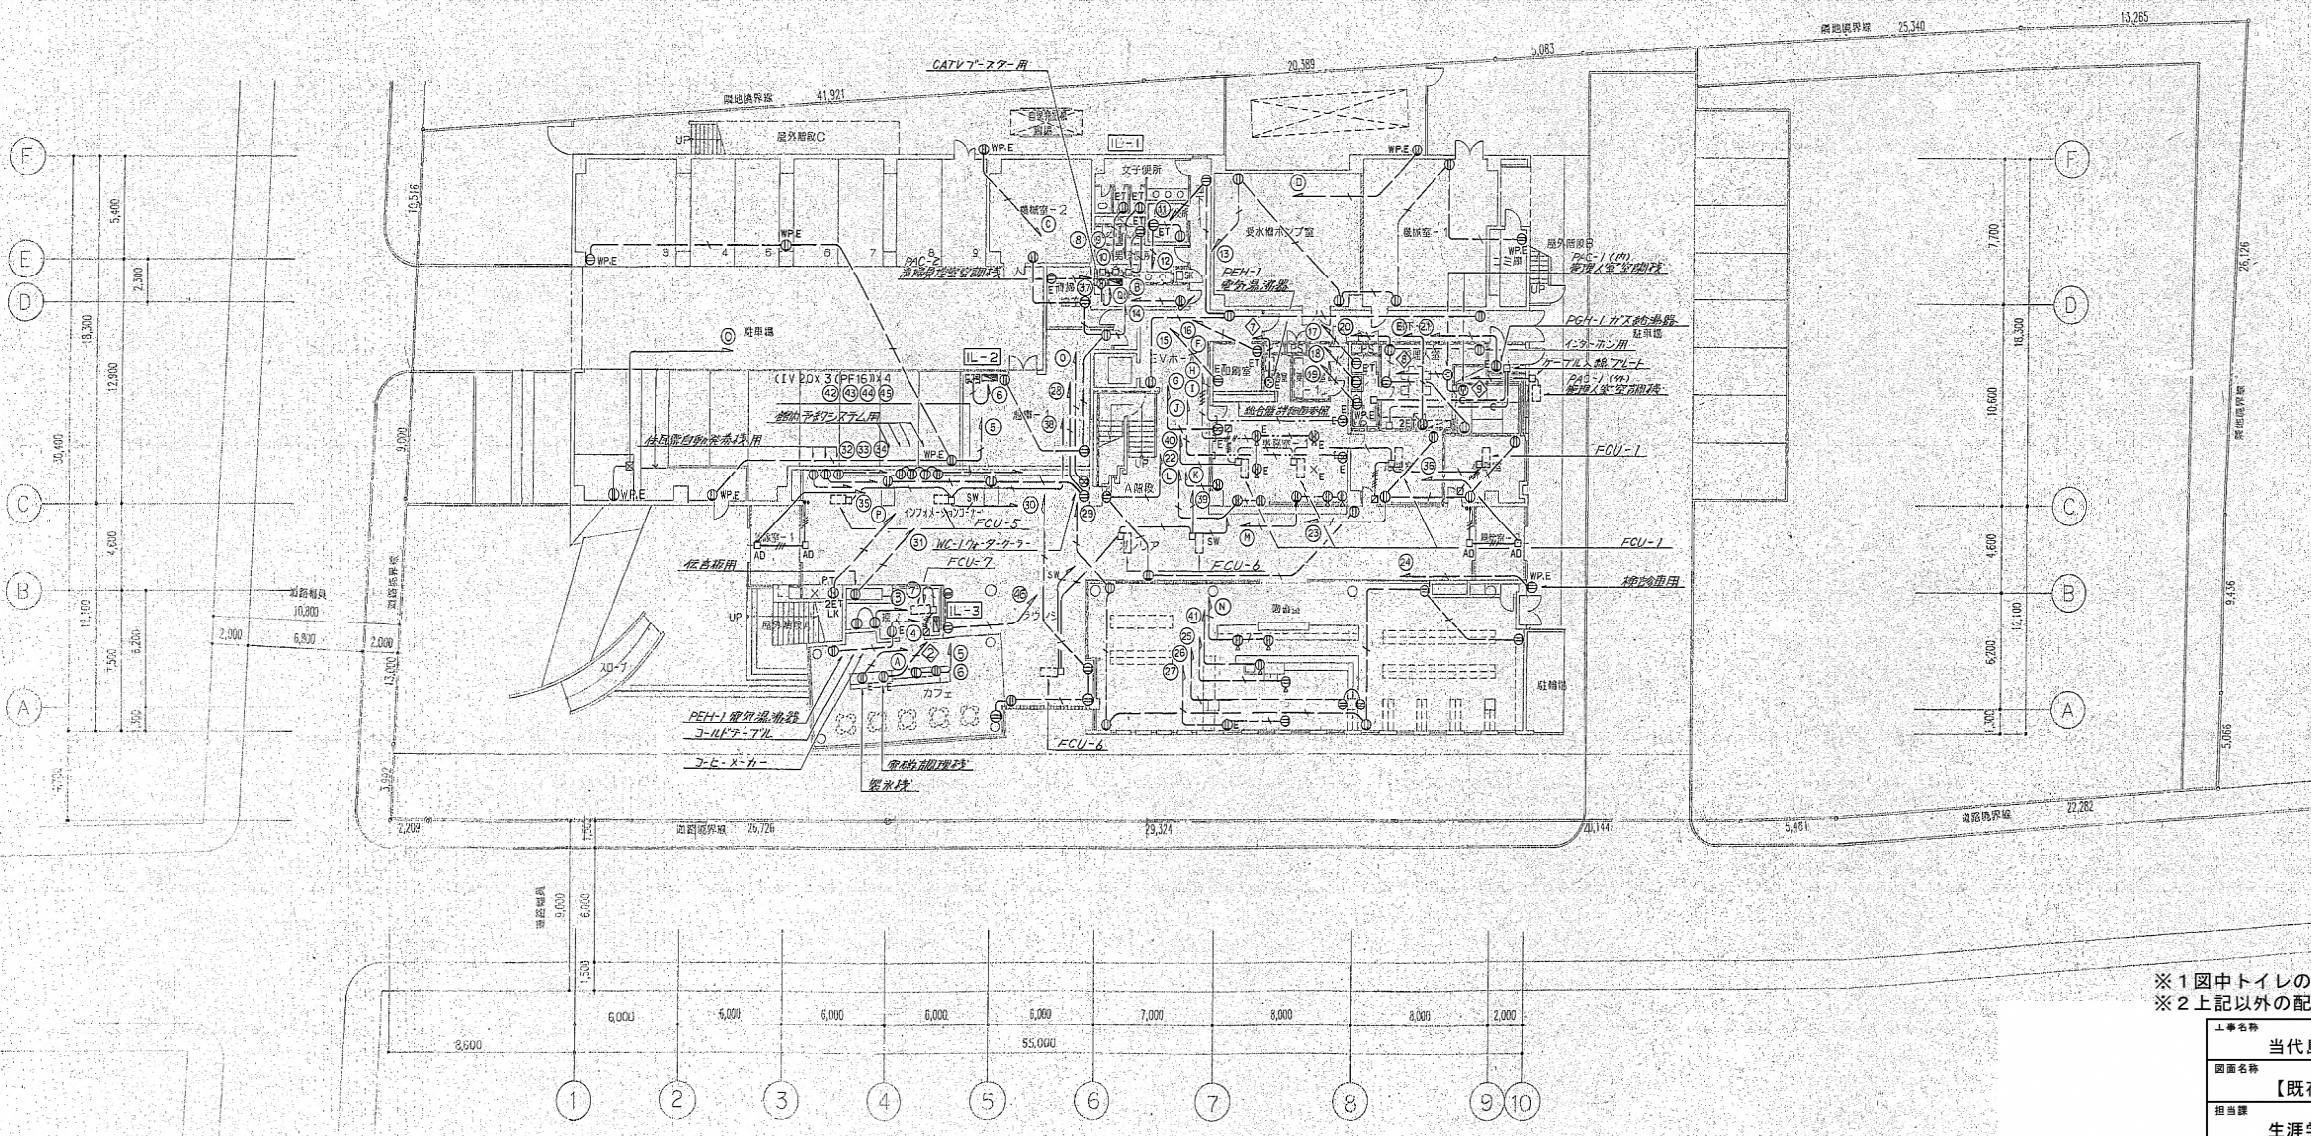

配置 1階平面図 1:200

※1 図中トイレのコンセント・空調室内機の配管配線は基本撤去とし機器は全て撤去とする。  
 ※2 上記以外の配管配線は既存再利用するため残置とする。

工事名称	当代島公民館電気設備改修工事	図面番号	E-065
図面名称	【既存】コンセント設備 1・2階平面図	縮尺	A1: N.S A3: N.S
担当課	生涯学習部 当代島公民館	工事番号	08-02
財務部 営繕課			通し番号 065
			全91葉